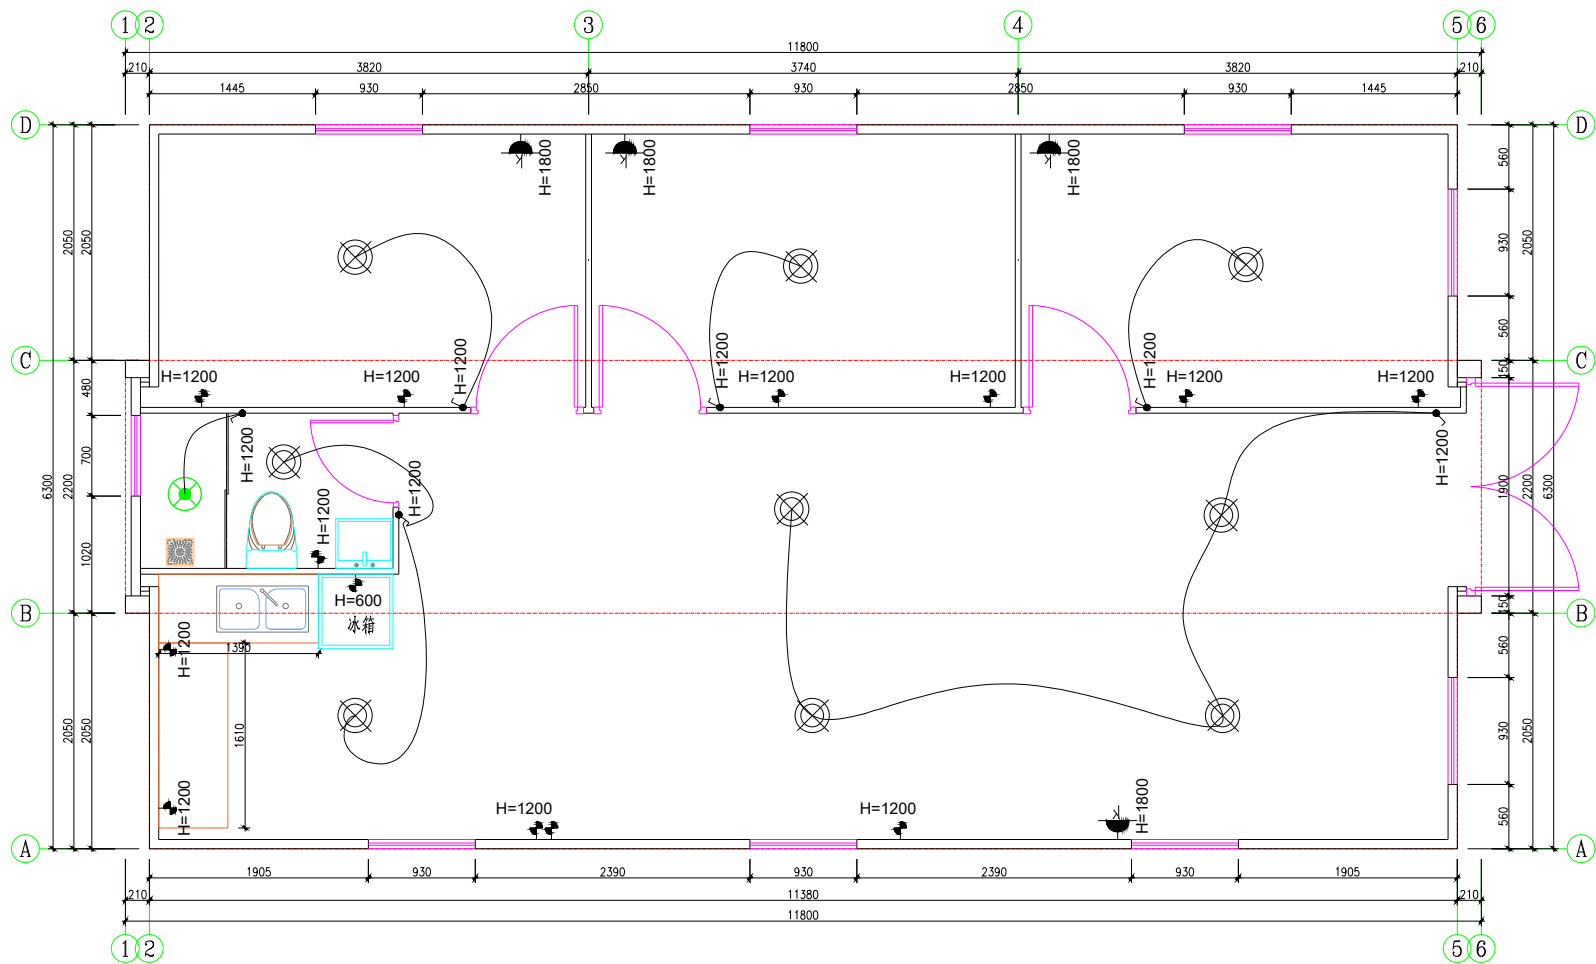


插座高度按插座下沿

	吸顶灯		单联开关
	卫浴防水灯		双联开关
	航空插座		普通插座
	空调插座		配电箱

				建设单位		建设单位					
				工程名称		工程名称					
审 定		设 计		图 名 40尺双翼3室							
审 核		制 图									
校 对				日期	2025.1.23	比例	1:100	阶段	阶段	图号	图号